



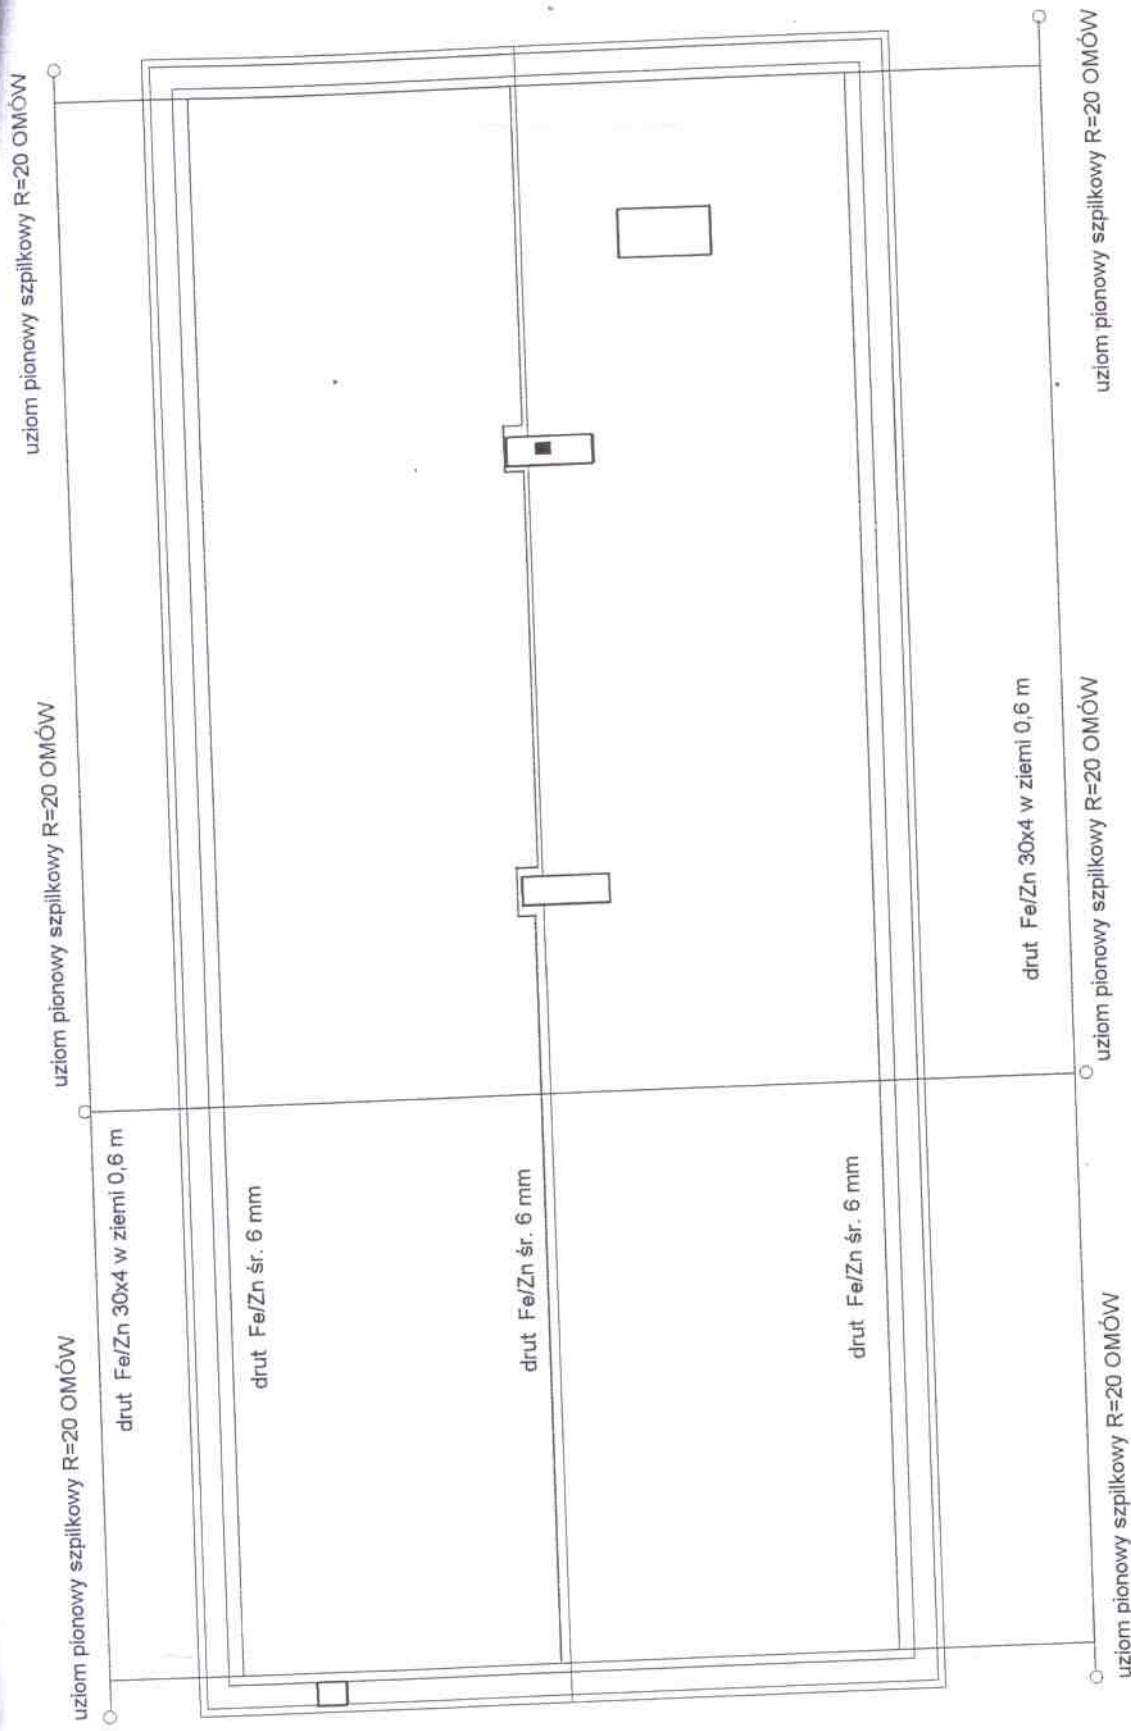


Inż. Eupertusz Gyza Zbyszczek 66-210 ul. Wojska Polskiego 34/4 Zakład Instalacji Elektroenergetycznych		rys. nr 9
Obiekt: przebudowa i remont sali wiejskiej Adres: Zemska działka nr 208 gm. Bledzew Inwestor: Gmina Bledzew 66-350 ul. Kościuszki 16		skala 1:100
Nazwa rysunku: rzut instalacji ogromowej		data: 07.2008 r.
Inte i nazwisko	posada	nr upr. bud.
projektant: tech. elektryk		135/662g
Eupertusz Bak		izolacja elektryczna
wprawdzający		134/602g
Inż. Eupertusz Gyza		izolacja elektryczna

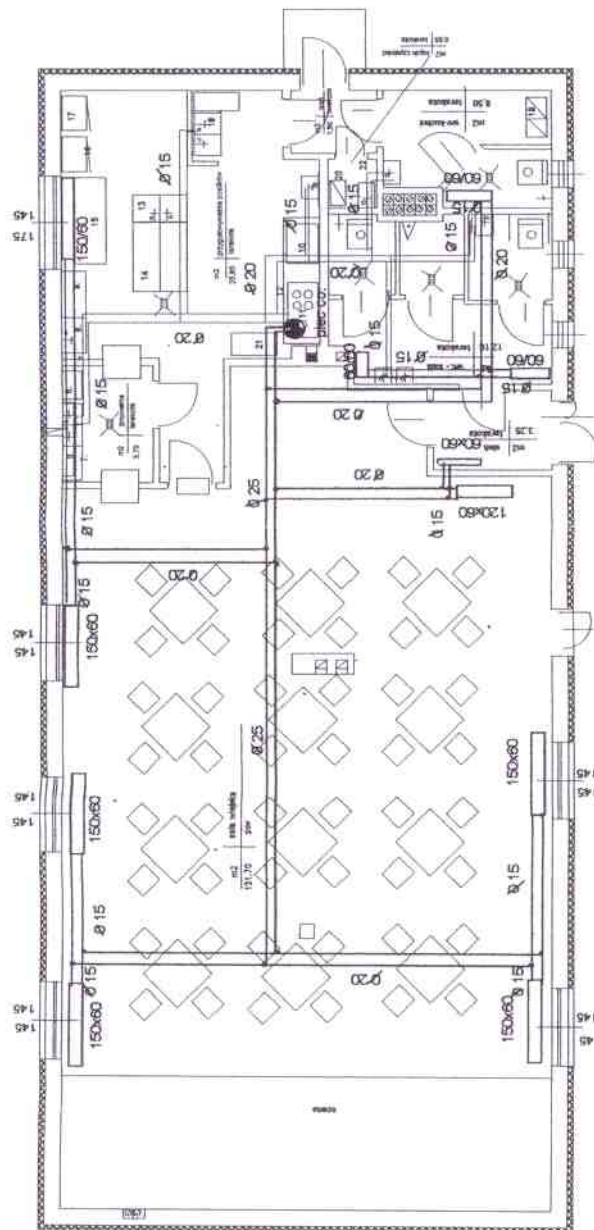

— sieć centralnego ogrzewania
 - - - sieć ciepłej wody

Inż. Eugeniusz Giza Zbąszynek 86-210 ul. Wojska Polskiego 34/4		rys. nr 7	
Zakład Instalacji Elektroenergetycznych			
Obiekt: przebudowa i remont sali wiejskiej			
Adres: Zemsko działka nr 208 gm. Biedziew			
Inwestor: Gmina Biedziew 66-350 ul. Kościuszki 16			
Nazwa rysunku: rzut instalacji c.o., c.w. przyziemna			
data: 07.2008			
linię i nazwisko	podpis	nr. upr. bud.	branża
projektant: techn. inst.			budowlana
Jerzy Rybczyk			instalacje
sprawdzający: techn. inst.			c.o. c.w.
Zbąszynek Zimtal			instalacje
			50/20
			23/60/0w

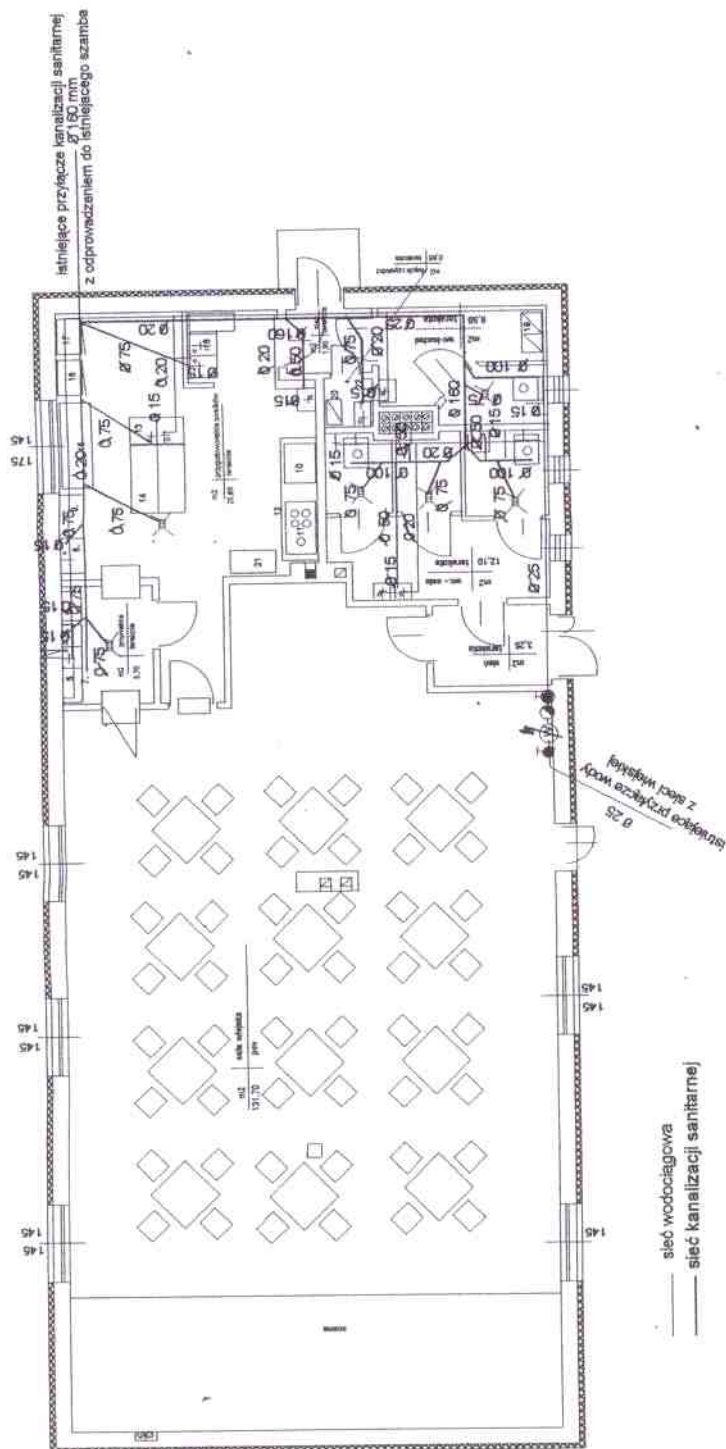


Inst. Eugeniusz Gysa Złazyszynek 88-210 ul. Wojska Polskiego 34/4	
Zakład Instalacji Elektroenergetycznych	
Objekt: przebudowa i remont sali wiejskiej	rys. nr 5
Adres: Zemska działka nr 208 gm. Bledzew	
Investor: Gmina Bledzew 88-350 ul. Kościuszki 16	skala 1:100
Nazwa rysunku: rzut instalacji wod-kan. przyziemna	data: 07.2008
Imię i nazwisko: podpis	nr. upr. bud.
projektant: tech. nat.	branża
Jerzy Rydzanzyk	budowlana
skorzystający: tech. ind.	instalacje
Zbigniew Ziembal	wod-kan.
	instalacje
	pod-kan.
	23.900/Gw

STAROSTWO POWIATOWE
w Międzyrzeczu
Wydział Architektury i Budownictwa

rysunek do załącznika nr 1


decyzji 224/08

z dnia 12.08.2008r. (podpis)

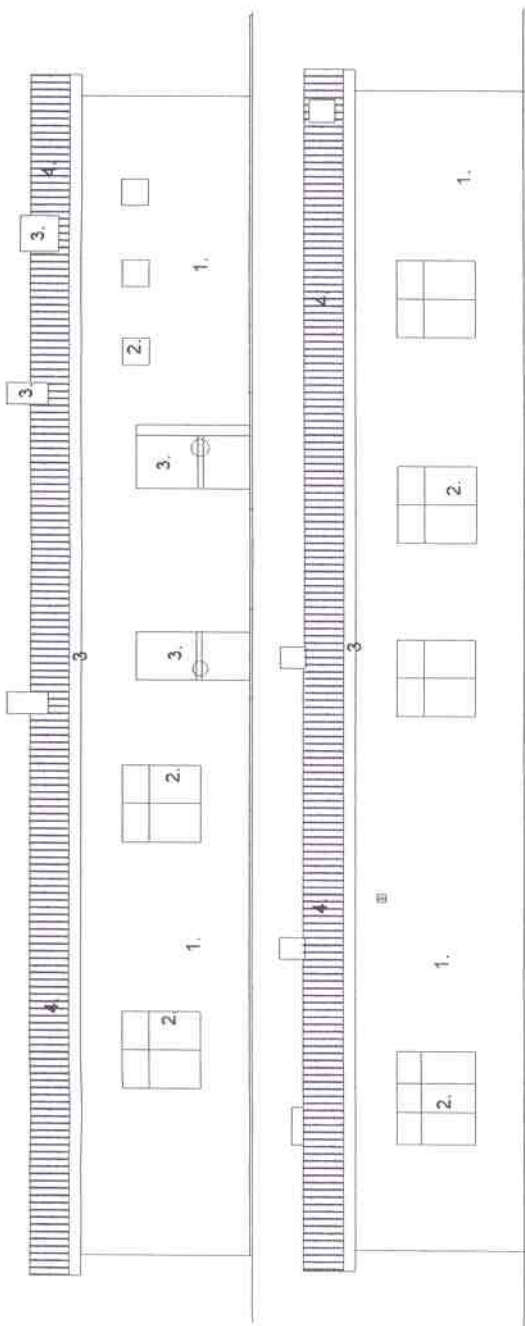


Kolorystyka :


1.kolor piaskowy
2.kolor jasny brąz
3.kolor brązowy
4.kolor szary

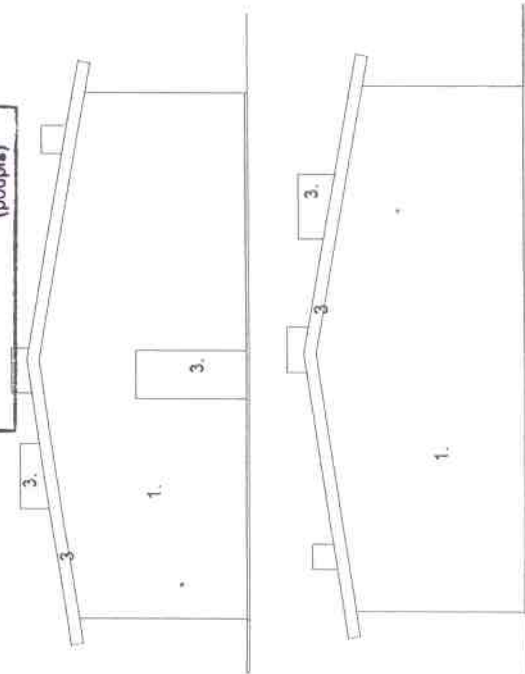

Inż. Eugeniusz Gyz, Zbąszynek 66-210 ul. Wojska Polskiego 34/4 Zakład Instalacji Elektroenergetycznych		rys. nr 5
Objekt: przebudowa i remont sali wiejskiej		skala 1:100
Adres: Zemska działka nr 208, gm. Biedzew		data: 07.2008r.
Inwestor: Gmina Biedzew 66-360 ul. Kościuszki 115		branża budowlana
Nazwa rysunku: Elewacje		architektura
linia i nazwisko	podpis	nr upr. bud.
projektant		3663/81
inż. Dariusz Szpakowski		
atramenty		4732/81
inż. Wiesław Jęga		

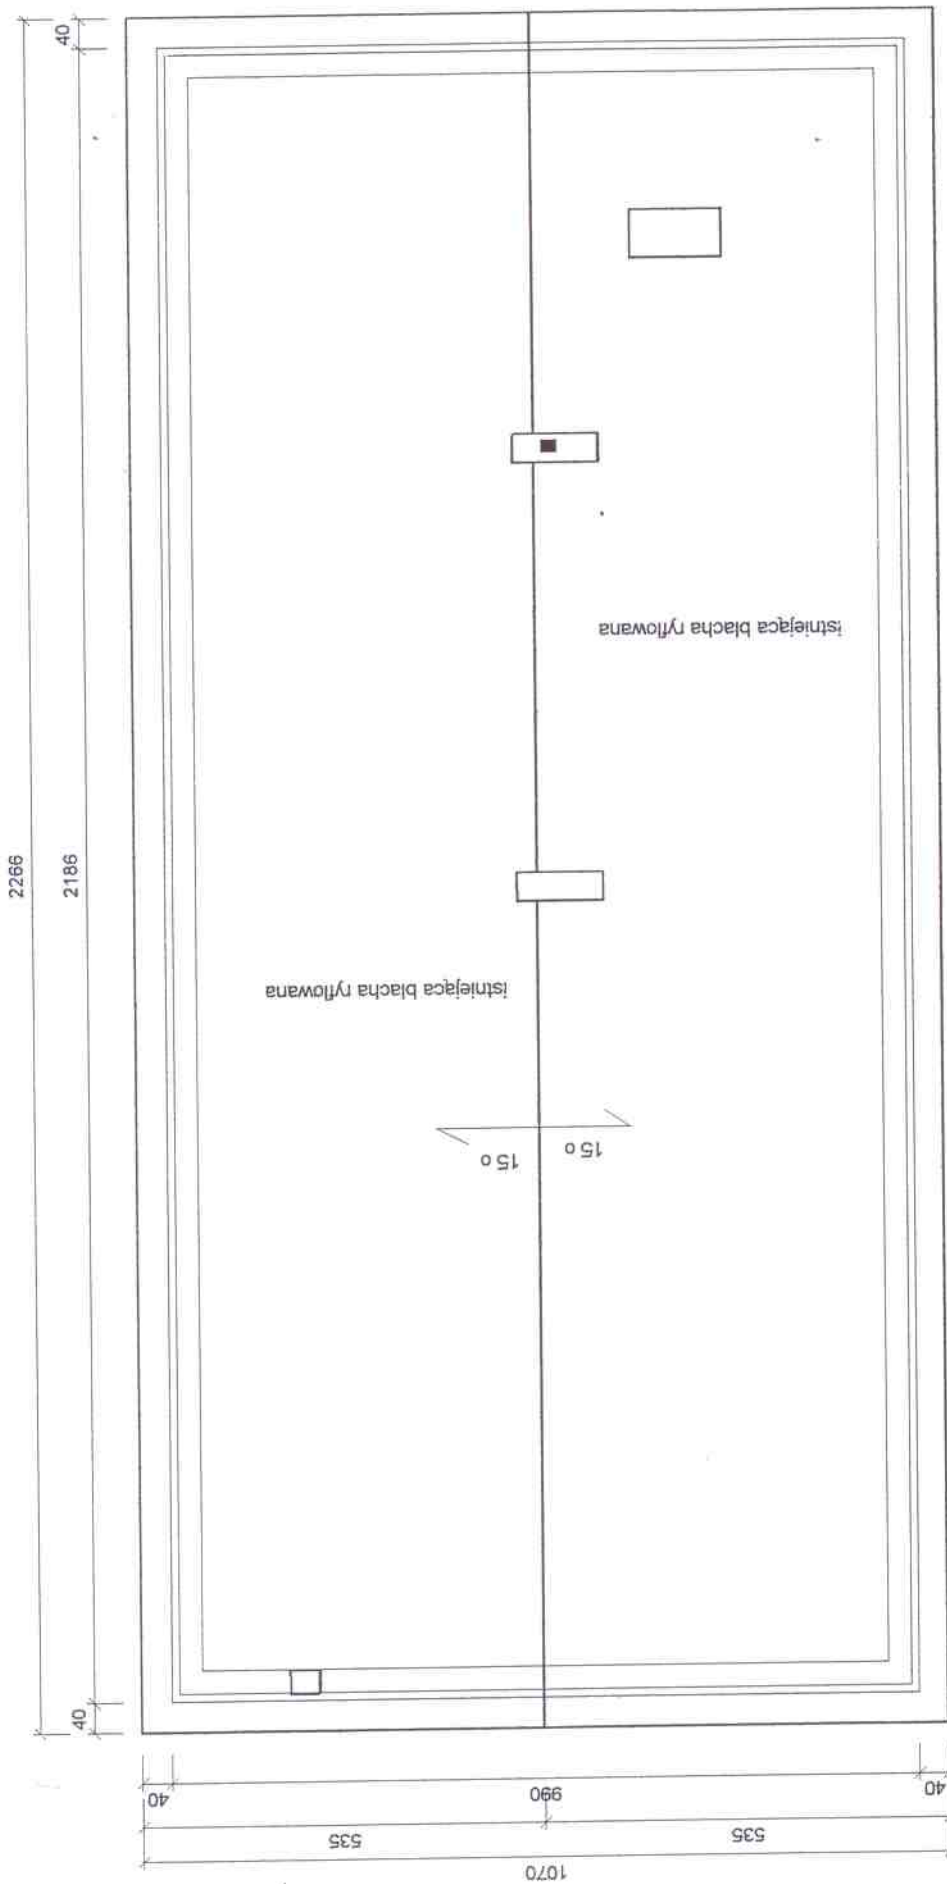

Inż. Eugeniusz Gyzła Zbąszynek 66-210 ul. Wojska Polskiego 34/4				rys. nr. 4	
Zakład Instalacji Elektroenergetycznych					
Obiekt: przebudowa i remont sal wiejskiej					
Adres: Zemska działka nr 208 gm. Bledzew					
Inwestor: Gmina Bledzew 66-350 ul. Kościuszki 16				skala 1:100	
Nazwa rysunku: rzut dachu				data: 07.2008 r.	
imię i nazwisko		podpis		nr. upr. bud.	branża budowlana
projektant: Inż. Cezary Szarkowski				3888/61	korektura
sprawdzający Inż. Witold Jurga				4752/81	konstrukcja

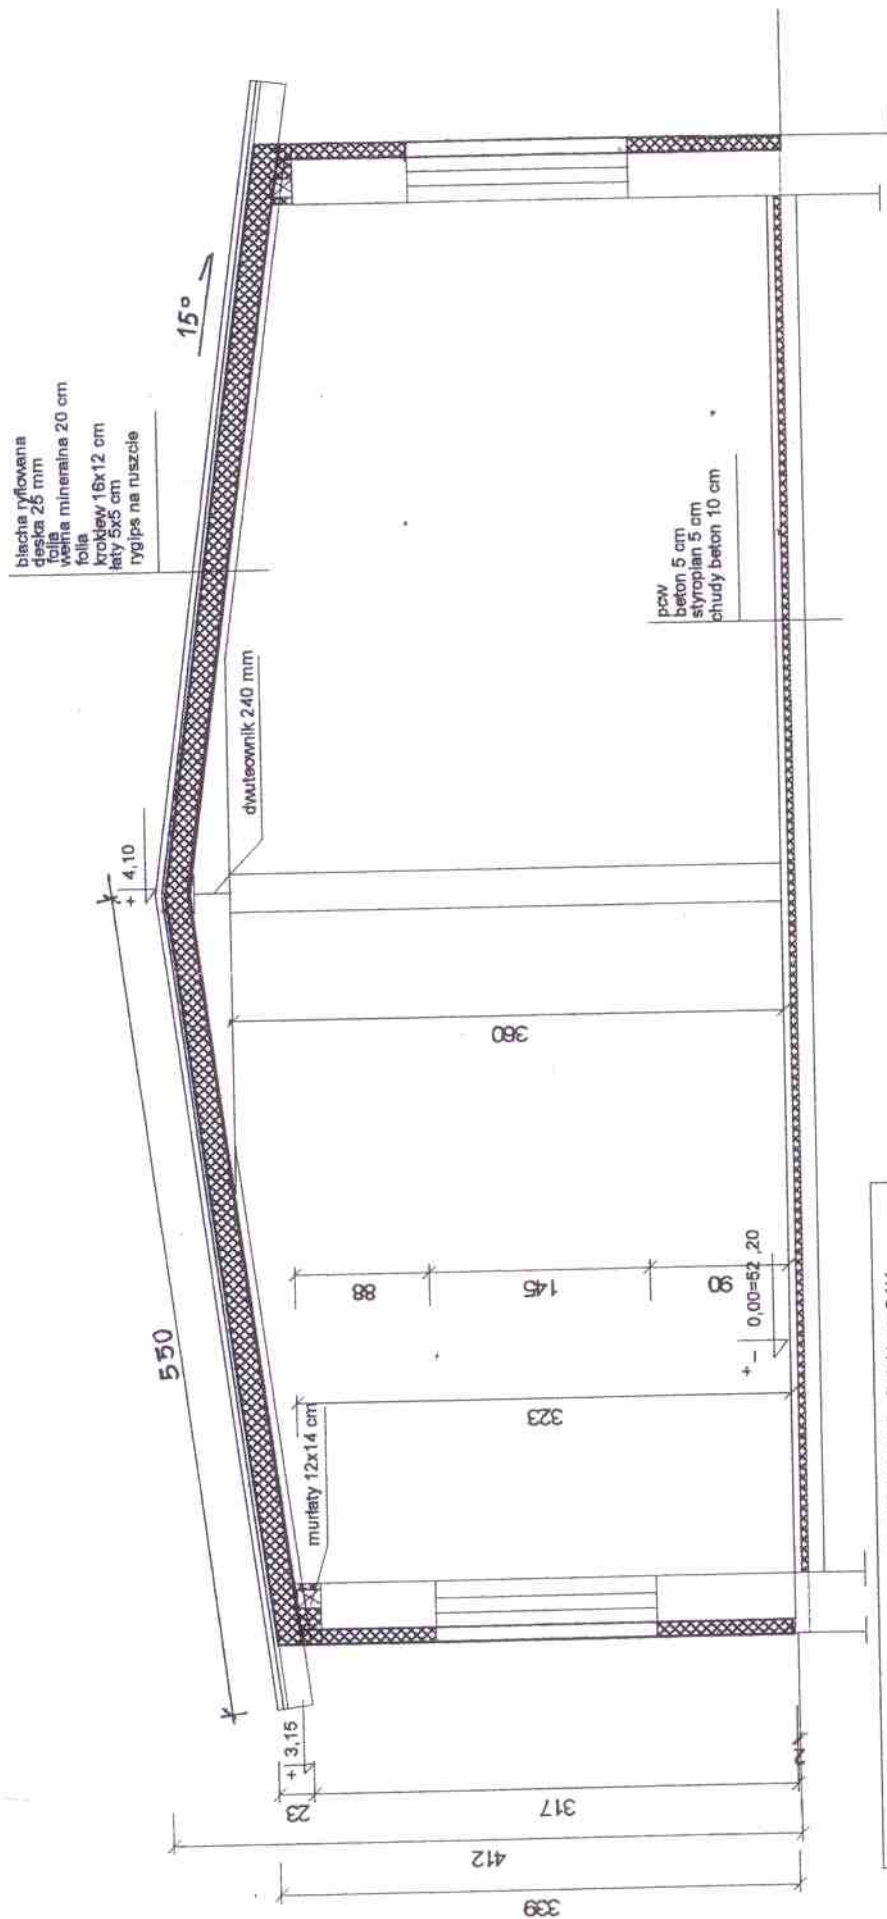

- ściany istniejące



- projektowane docieplenie 10 cm styropian
i wełna mineralna 20 cm



Inż. Eugeniusz Gyża Zbąszynek 66-210 ul. Wojska Polskiego 34/4 Zakład Instalacji Elektroenergetycznych		rys. nr 3	skala 1:50
Objekt: przebudowa i remont sali wiejskiej			
Adres: Zemsko działka nr 208, gm. Bledzew			
Inwestor: Gmina Bledzew 66-360 ul. Kościuszki 16			
Nazwa rysunku: przekrój A-A		data: 07.2008	
imię i nazwisko	podpis	nr. upr. bud.	branża budowlana
projektant: Inż. Cezary Szadkowski		3668/61	konstrukcja
sprawdzający Inż. Witold Jurga		4752/61	konstrukcja