


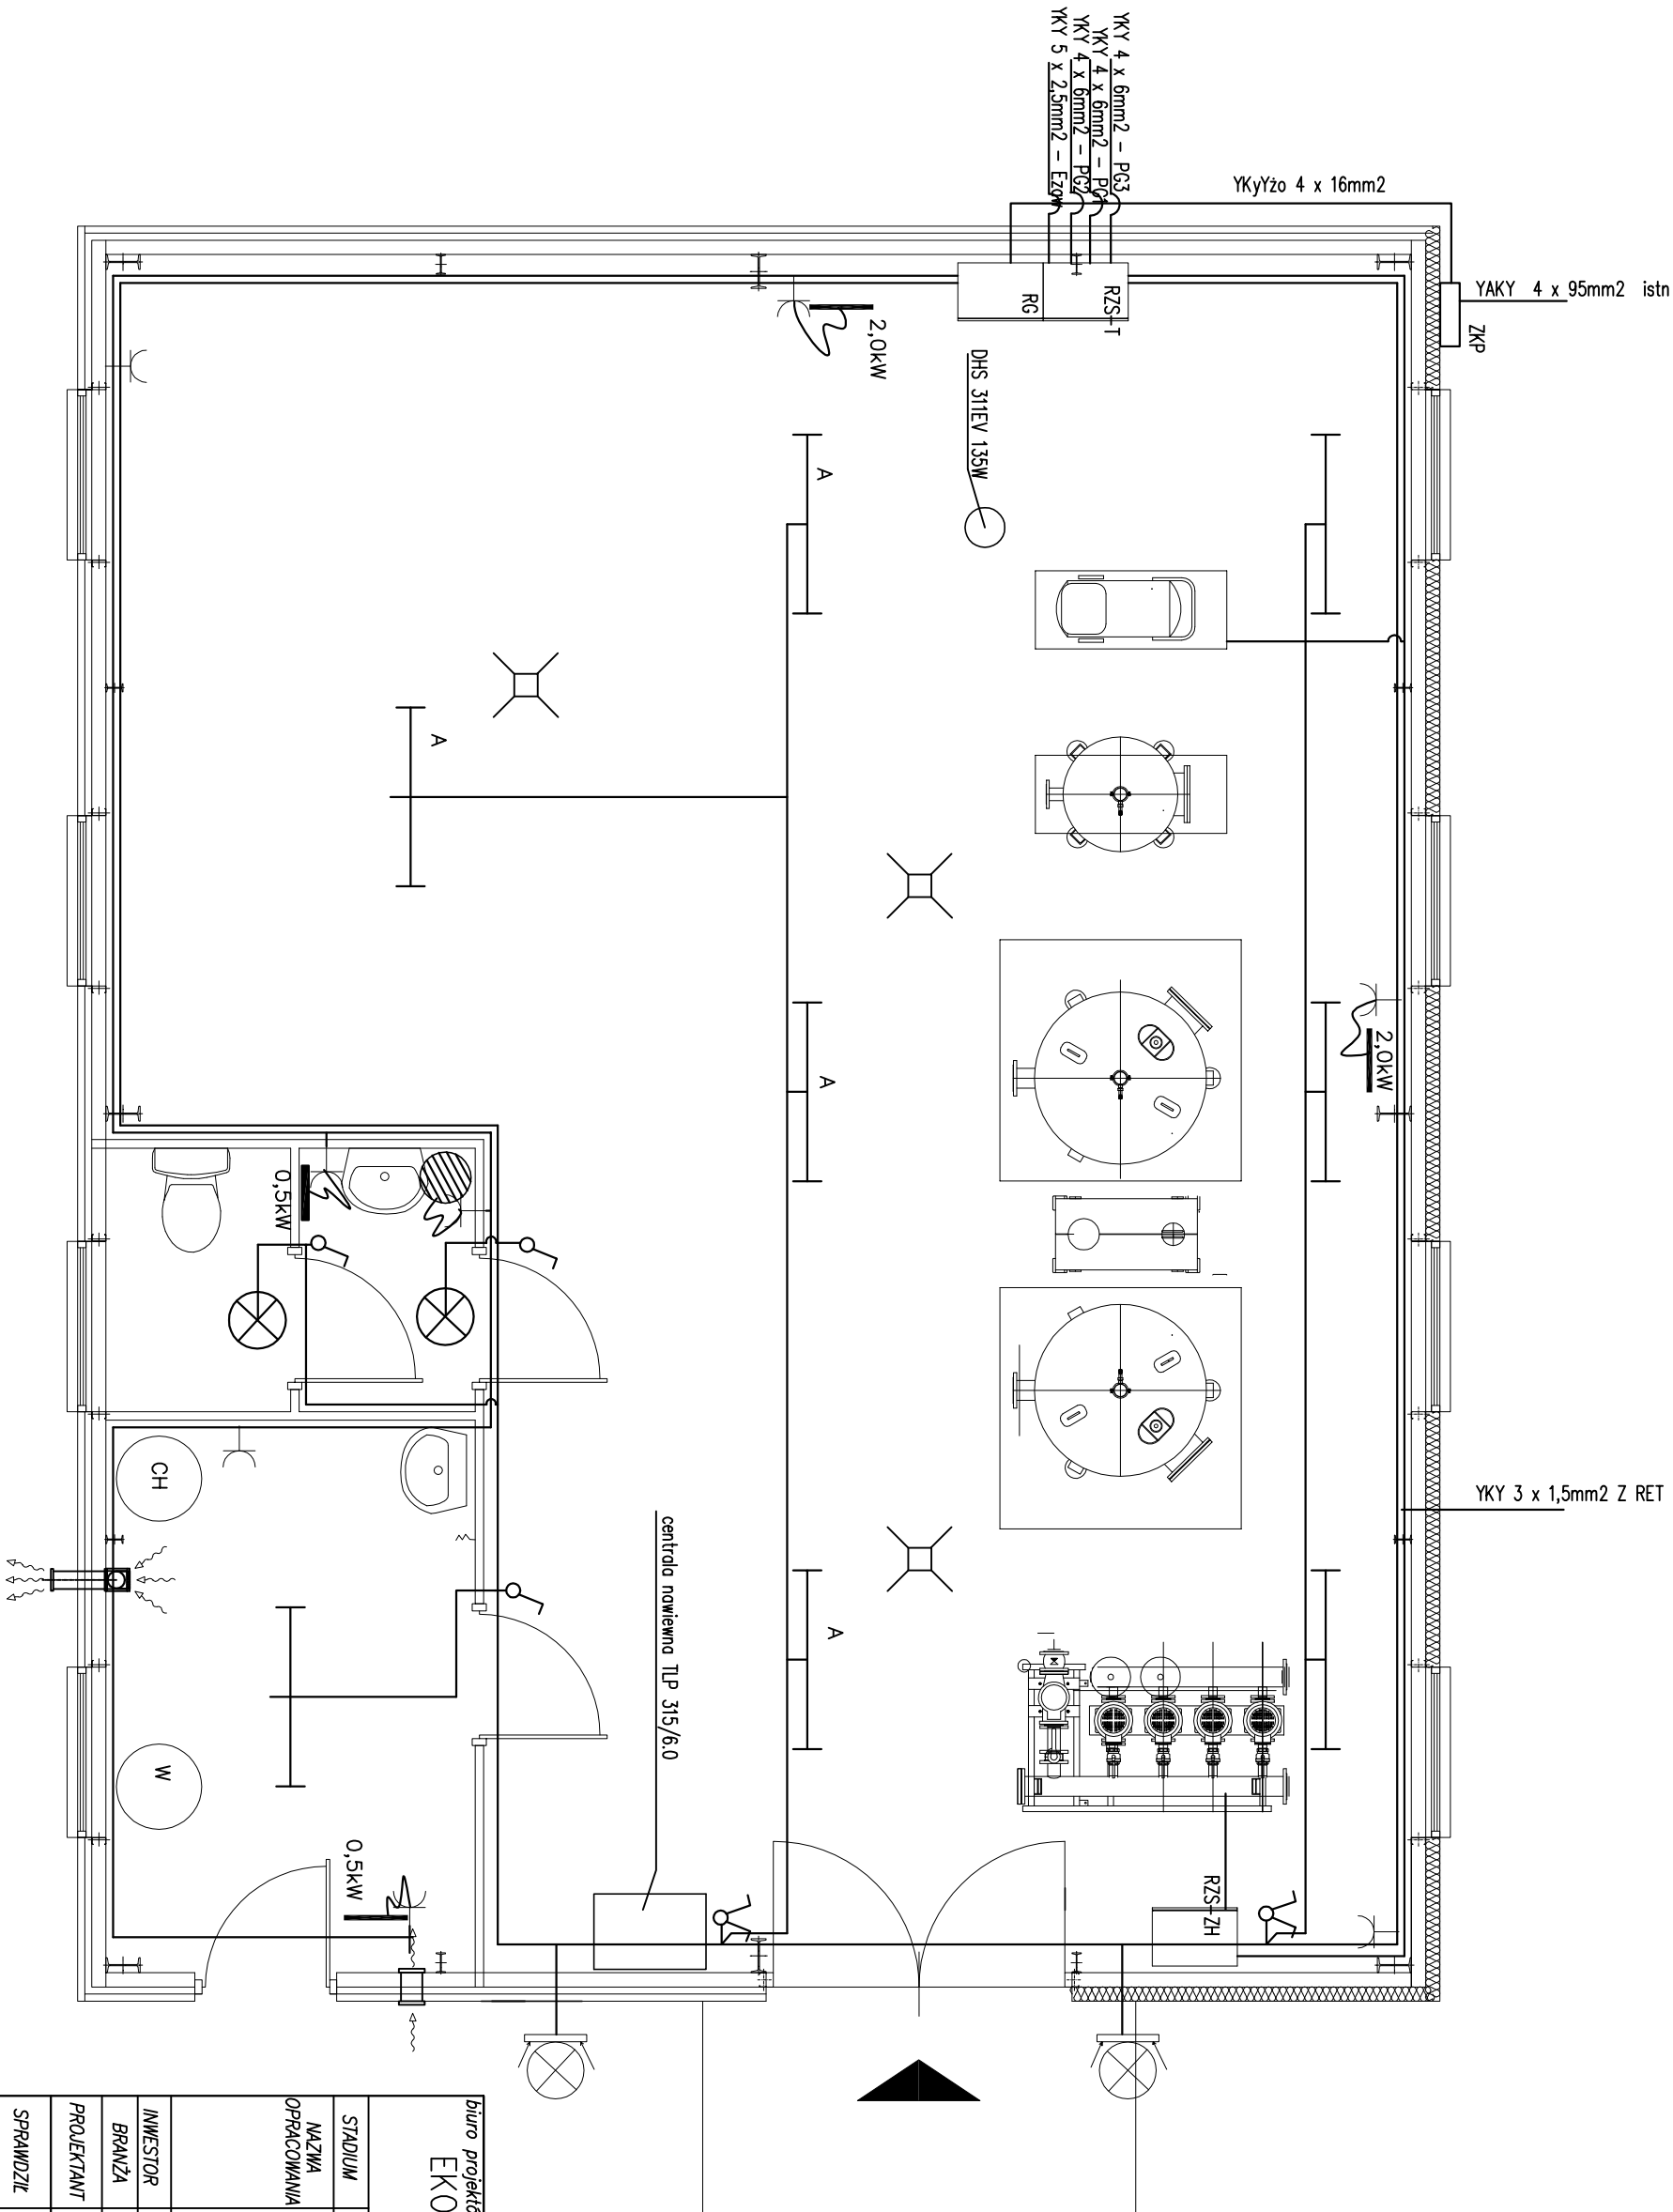

Ochrona przeciwporażeniowa dodatkowa
samoczynne wyłączenie zasilania

Układ projektowanej instalacji TN-S

- oprawa TCW 216/236
- oprawa TCW 216/258

grzejnik elektryczny

pogrzewacz pojemnościowy wody

oprawa z czujnikiem ruchu i zmierzchowym

biuro projektów – wykonawca projektu:			
EKO-INSTAL		Harsanowicz i Wspólnicy Sp. J.	
		ul. Czerwonego Krzyża 10, 66-440 Świerżyno	
		tel. (095) 717 10 70 fax. (095) 717 23 20	
		Email : eko_instal@poczta.fm	
		NIP 5961646792 REGON 080009361	
STADIUM	PROJEKT BUDOWLANY		
NAZWA OPRACOWANIA	Przebudowa, remont stacji uzdatniania wody w Gorurńsku i budowa wodociągu Chyćin–Gorurńsko		
	działki nr: 360/12, 59, 67, 21, 42, 39/1, 39/4, 194, 260, 268, 183/3, 302/1, 302/2, 269/3, 279, 281/3, 340 (obręb Gorurńsko)		
	działki nr: 220, 157, 163/1, 162, 207/1, 163/4, 176/3, 213, 176/1, 178/1, 144/3, 135/10, 177/1 (obręb Chyćino)		
INWESTOR	Gmina Biedzew, ul. Kościuszki 16 66-350 Biedzew		
BRANŻA	ELEKTRYCZNA		
PROJEKTANT	mgr inż. Zenon Ochulka Upr. projekt. w specjaln. instalac. w zakresie sieci, inst. i urządzeń elektrycznych, nr LUKG/0003/P00E/05		
SPRAWDZIŁ	mgr inż. Jacek Sowiński Upr. projekt. w specjaln. instalac. w zakresie sieci, inst. i urządzeń elektrycznych, nr LUKG/0005/P00E/05		
RZUT PRZYJĘCIA – INSTALACJE ELEKTRYCZNE	DATA 06.2010	SKALA 1:50	RS.NR E1