


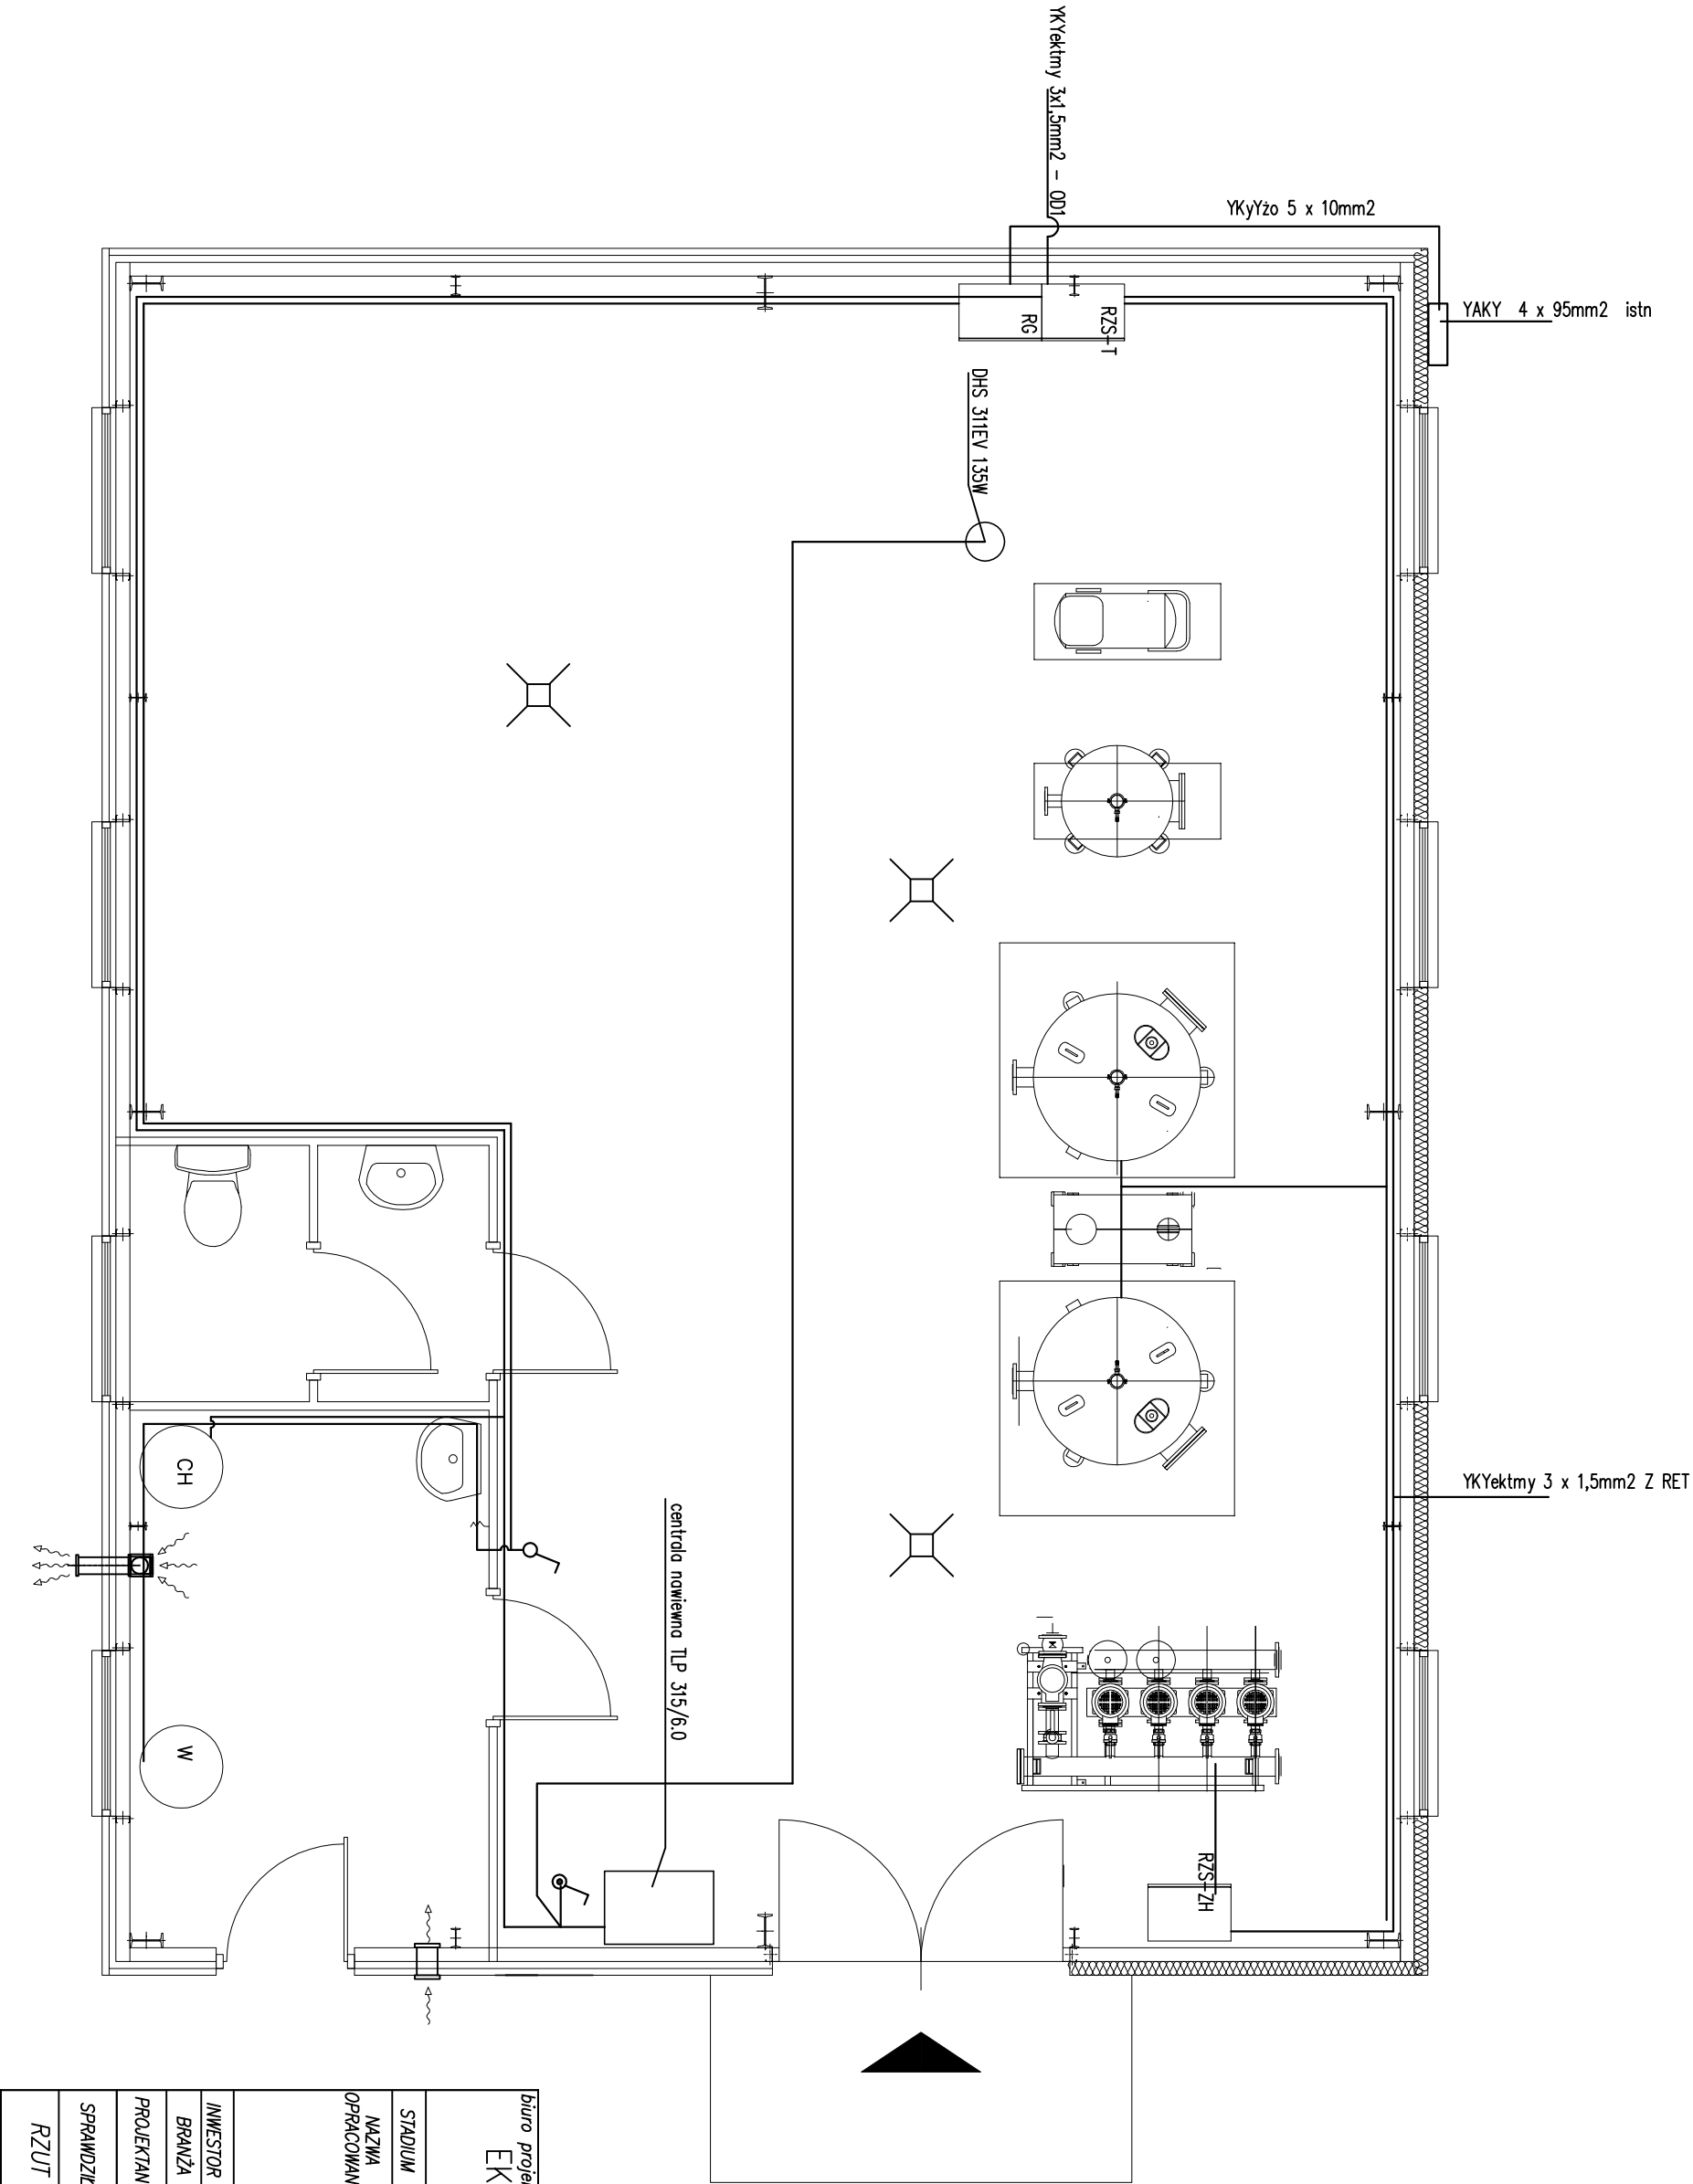

Ochrona przeciwpożarowa dodatkowa
samoczynne wyłączenie zasilania
Układ projektowanej instalacji TN-S

biuro projektów – wykonawca projektu:			
EKO–INSTAL			
Harsimowicz i Wspólnicy Sp. z o.o. ul. Czerwonego Krzyża 10, 66-440 Świerżyno tel. (095) 717 10 70 fax: (095) 717 23 20 Email : eko_instal@poczta.onet.pl NIP 5961646792 REGON 080009361			
STADIUM	PROJEKT BUDOWLANY		
NAZWA OPRACOWANIA	Przebudowa, remont stacji uzdatniania wody w Gorunsku i budowa wodociągu Chyćno–Gorunsko działki nr: 360/12, 59, 67, 21, 42, 39/1, 39/4, 194, 260, 268, 183/3, 302/1, 302/2, 269/3, 279, 281/3, 340 (obwód Gorunsko) działki nr: 220, 157, 163/1, 162, 207/1, 163/4, 176/3, 213, 176/1, 178/1, 144/3, 135/10, 177/1 (obwód Chyćno)		
INWESTOR	Gmina Biedzew, ul. Kosciuszki 16 66–350 Biedzew		
BRANŻA	ELEKTRYCZNA		
PROJEKTANT	mgr inż. Zdzisław Ogiński, instalacje, w zakresie sieci, inst. i urządzeń elektrycznych, nr LUKG/0003/P00E/05		
SPRAWDZICIEL	mgr inż. Jacek Szwed, instalacje, w zakresie sieci, inst. i urządzeń elektrycznych, nr LUKG/0005/P00E/05		
RZUT PRZYZIEMIA – INSTALACJE AUTOMATYKI I WENTYLACJI	DATA 06.2010	SKALA 1:50	PRZYSNR E2