


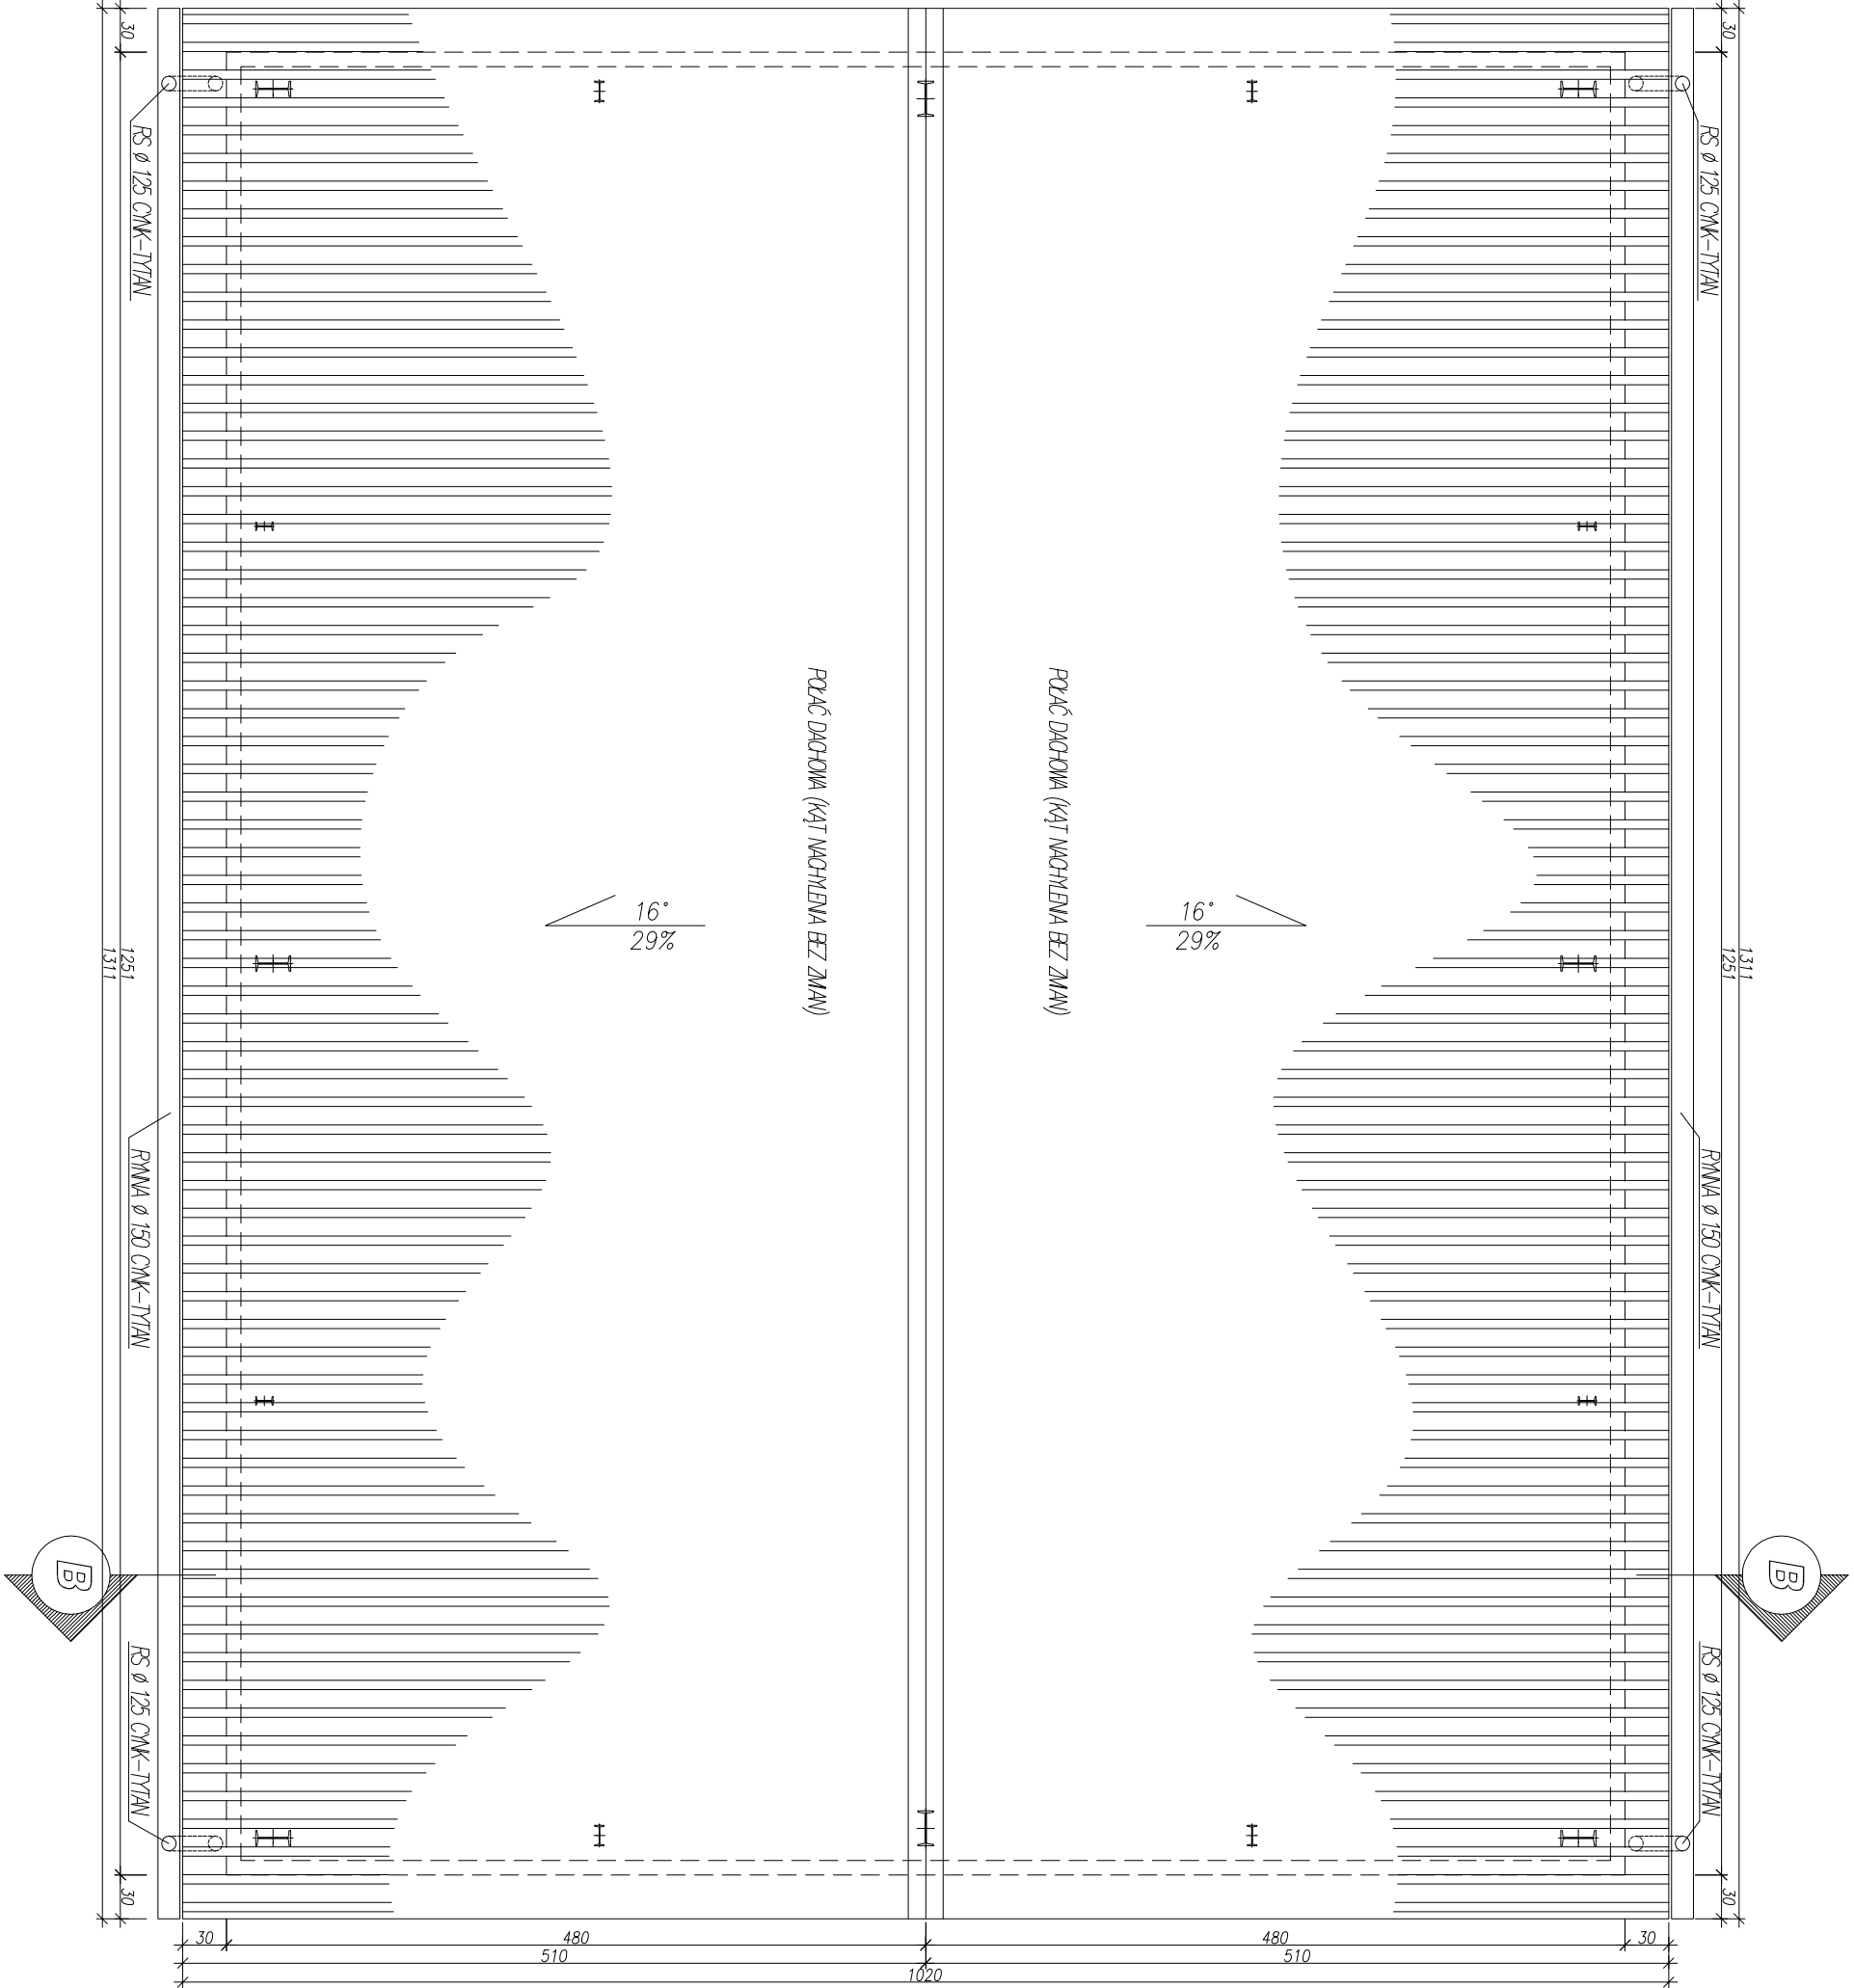

Biurowie projektów - wykonawca projektu: Horszarnowicz i Wspólnicy Sp. z o.o. EKO-INSTAL ul. Czerwonego Krzyża 10, 66-440 Świerżyno tel. (095) 717 70 70 fax. (095) 717 23 20 Email : eko_instal@poczta.onet.pl NIP 5961646792 REGON 080009361			
STADIUM	PROJEKT BUDOWLANY		
NAMAZA OPRACOWANIE	Przebudowa, remont stacji uzdatniania wody w Gorunsku i budowa wodociągu Chycino-Gorunsko działki nr. 360/12, 59, 67, 21, 42, 39/1, 39/4, 194, 260, 268, 183/3, 302/1, 302/2, 269/3, 279, 281/3, 340 (obręb Gorunsko) działki nr. 220, 157, 163/1, 162, 207/1, 163/4, 176/3, 213, 176/1, 178/1, 144/3, 135/10, 177/1 (obręb Chycino)		
INWESTOR	Gmina Biedzew, ul. Kościuszki 16 66-350 Biedzew		
BRANŻA	ARCHITEKTURA + KONSTRUKCJA		
PROJEKTANT	inż. Grzegorz Szarowski ul. 100-lecie 10, 66-440 Świerżyno nr. 3669/61		
OPRACOWANIE	inż. Łukasz Koneczny		
SPRAWDZIE KONSTRUKCJA	inż. Mirosław Papel ul. 100-lecie 10, 66-440 Świerżyno nr. 3669/61		
SPRAWDZIE ARCHITEKTURA	inż. Mirosław Papel ul. 100-lecie 10, 66-440 Świerżyno nr. 3669/61		
RZUT DACHU		DATA 08.2010	SKALA 1:50
			INSTRUMENT K3