

Obręb: 0002 STARY DWOREK
Jedn.ewid. 080301_2 BLEDZEW
Wojew. Lubuskie

Układ współrzędnych płaskich: 2000/15
Układ wys. Kronsztad
Ograniczenia wynikające z zapisu KW: brak

Nr zgłoszenia: 176/2017

UWAGA! Nie wyklucza się istnienia w terenie innych, nie uwidoczni-
onych na niniejszej mapie urządzeń podziemnych które nie zostały
zgłoszone do geodezyjnej inwentaryzacji powykonawczej

MAPA SYTUACYJNO-WYSOKOŚCIOWA
Mapa do celów projektowych
SKALA 1:500



Stary Dworek dz 83/1

Wykonał

USŁUGI GEODEZYJNO-KARTOGRAFICZNE
Jerzy Jackowski
ul. 30 Stycznia 16B/10, 66-300 Międzyrzecz
NIP 596-101-06-86 Regon 210146712

LEGENDA:


- GRANICA DZIAŁKI
- ZAKRES OPRACOWANIA
- NAWIERZCHNIA ŻWIROWA
- PROJEKTOWANE RZĘDNE TERENU
- PROJEKTOWANE SPADKI NAWIERZCHNI
- PROJEKTOWANE LAMPY SOLARNE
- ISTNIEJĄCE TRAWNIKI
- PROJEKTOWANA WIATA

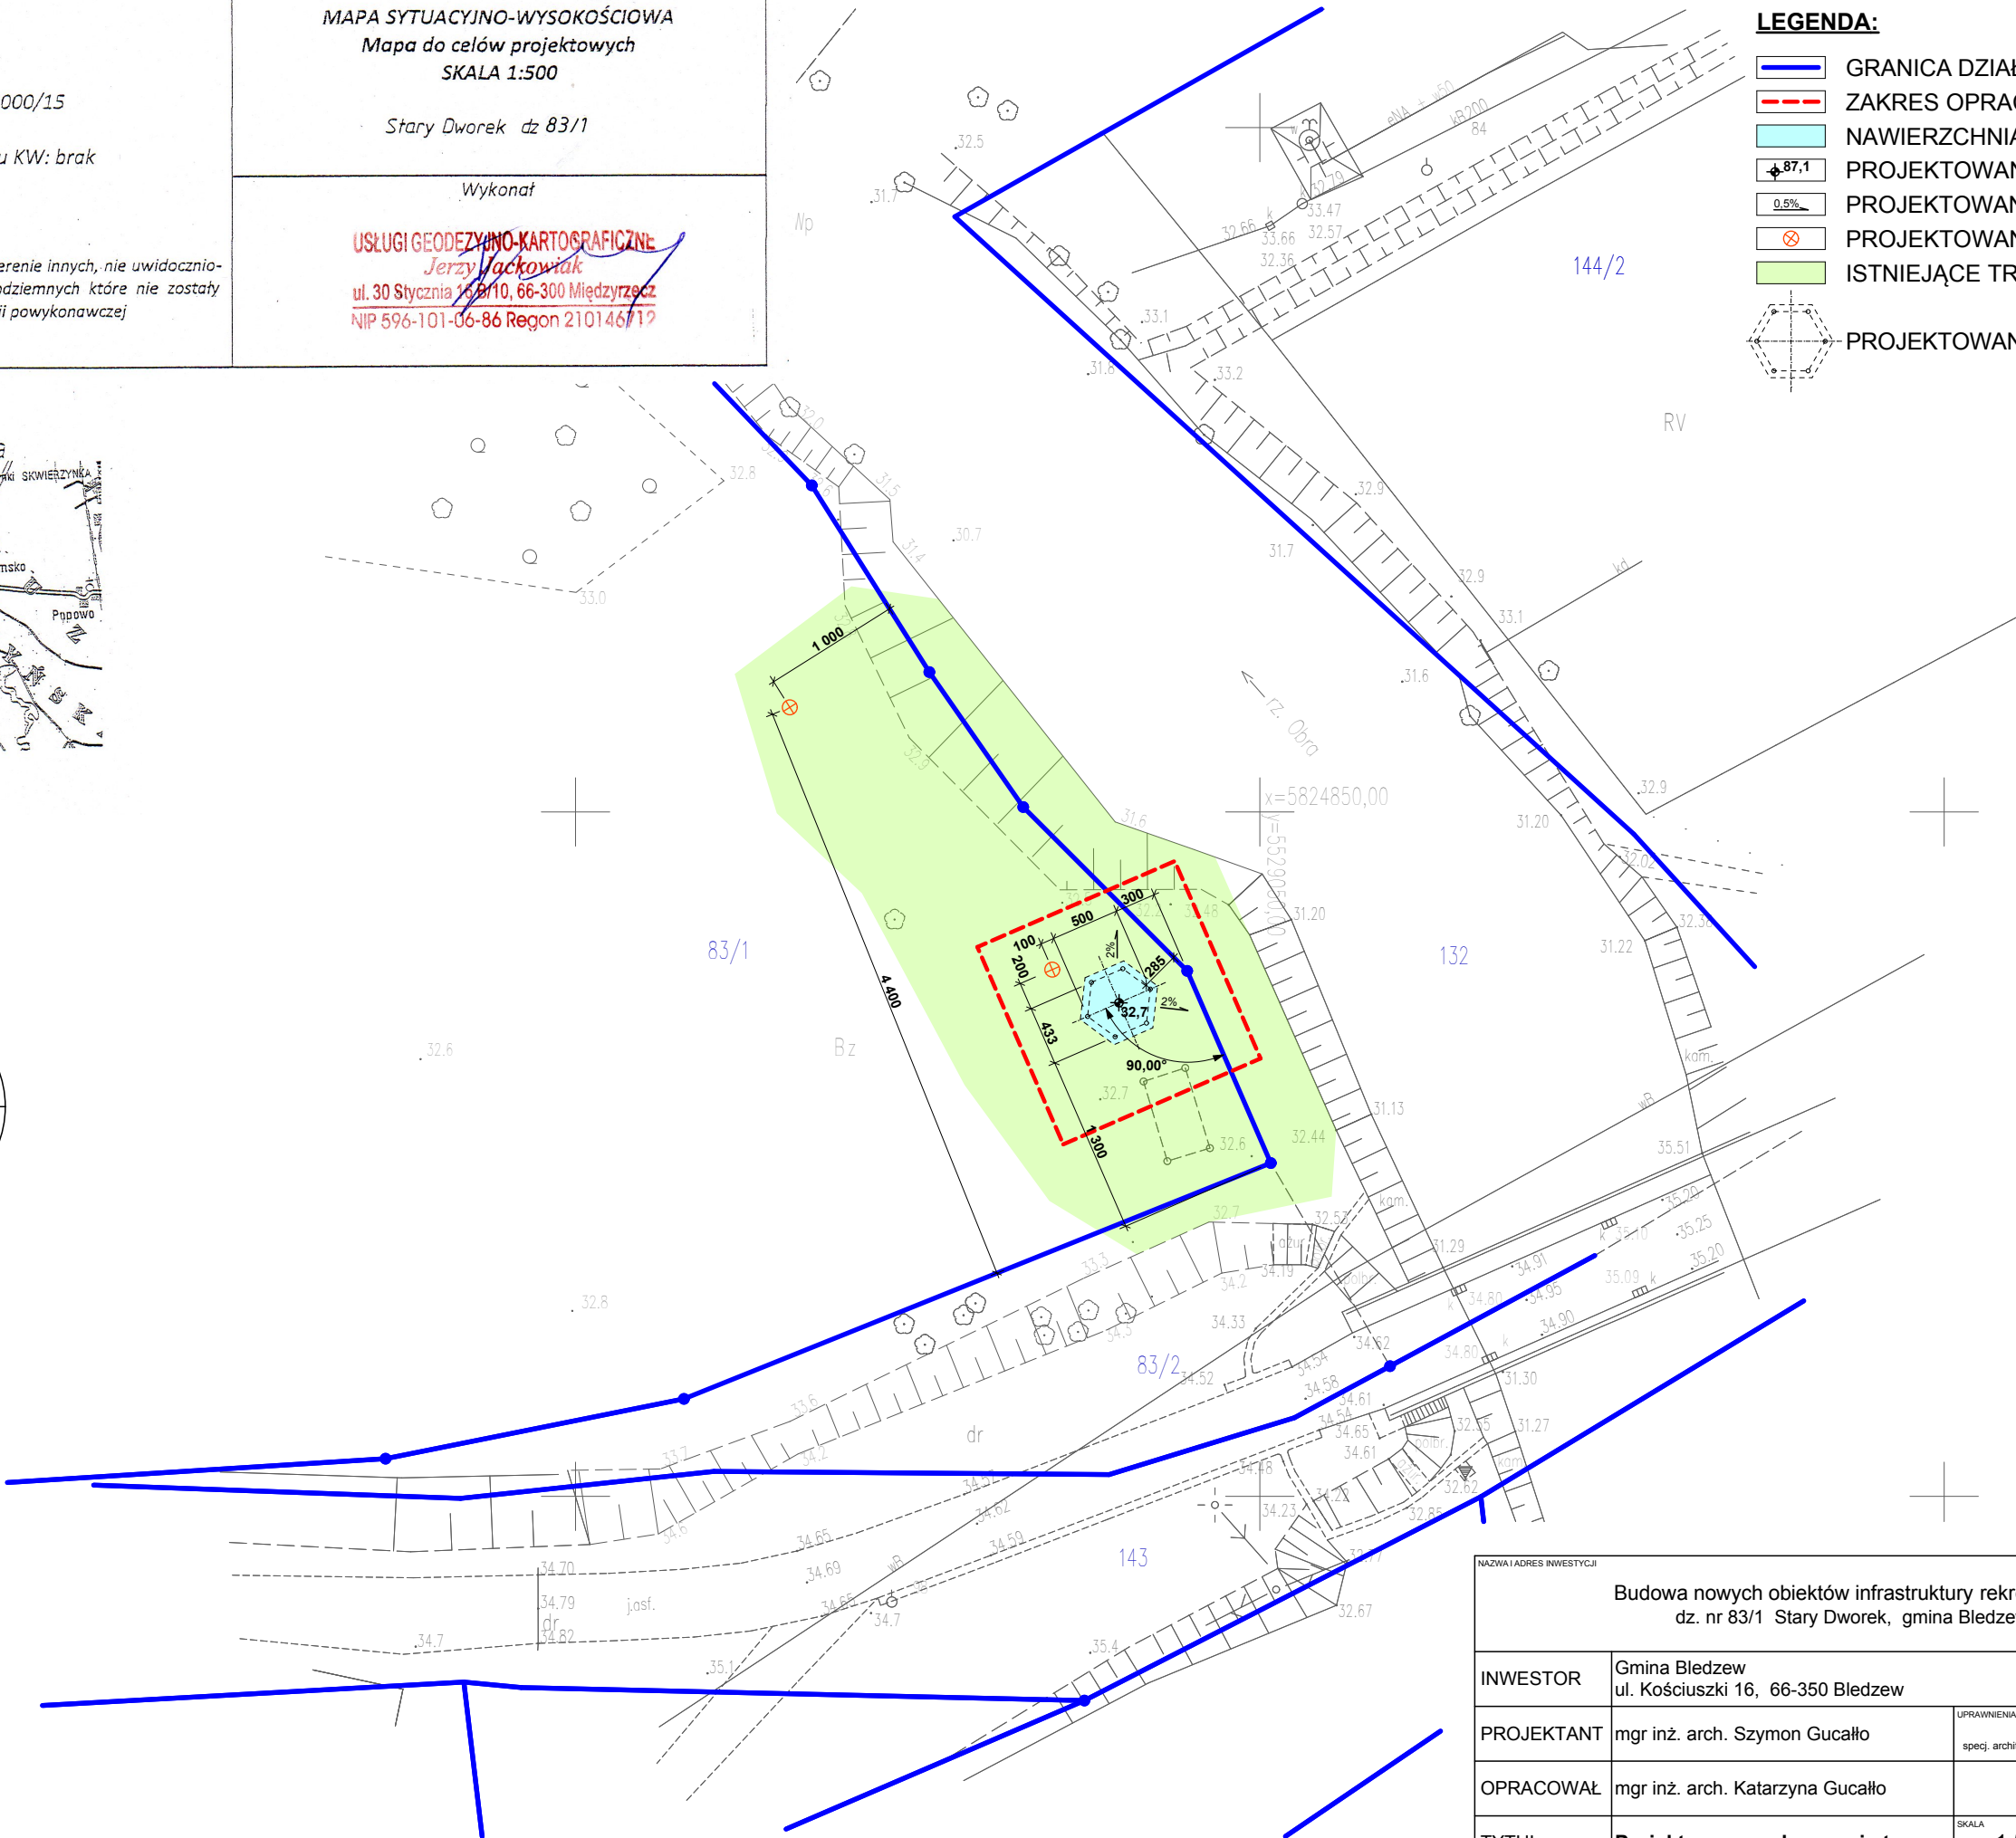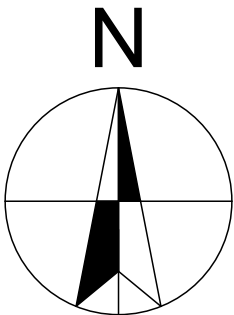


NAZWA I ADRES INWESTYCJI			
Budowa nowych obiektów infrastruktury rekreacyjnej dz. nr 83/1 Stary Dworek, gmina Bledzew			
INWESTOR	Gmina Bledzew ul. Kościuszki 16, 66-350 Bledzew		FAZA PROJEKTOWANIA PROJEKT BUDOWLANY
PROJEKTANT	mgr inż. arch. Szymon Gucałło	UPRAWNIENIA LOIA/33/2010 specj. architektoniczna do projektowania bez ograniczeń	PODPIS
OPRACOWAŁ	mgr inż. arch. Katarzyna Gucałło	-	PODPIS
TYTUŁ	Projekt zagospodarowania terenu	SKALA 1:500	DATA 30.06.2017
			RYS. NR A-01

LEGENDA:

-  GRANICA DZIAŁKI
-  ZAKRES OPRACOWANIA
-  NAWIERZCHNIA ŻWIROWA
-  PROJEKTOWANE RZĘDNE TERENU
-  PROJEKTOWANE SPADKI NAWIERZCHNI
-  PROJEKTOWANE LAMPY SOLARNE
-  ISTNIEJĄCE TRAWNIKI

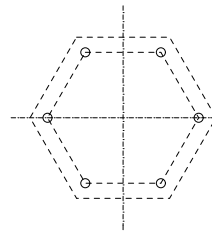

PROJEKTOWANA WIATA

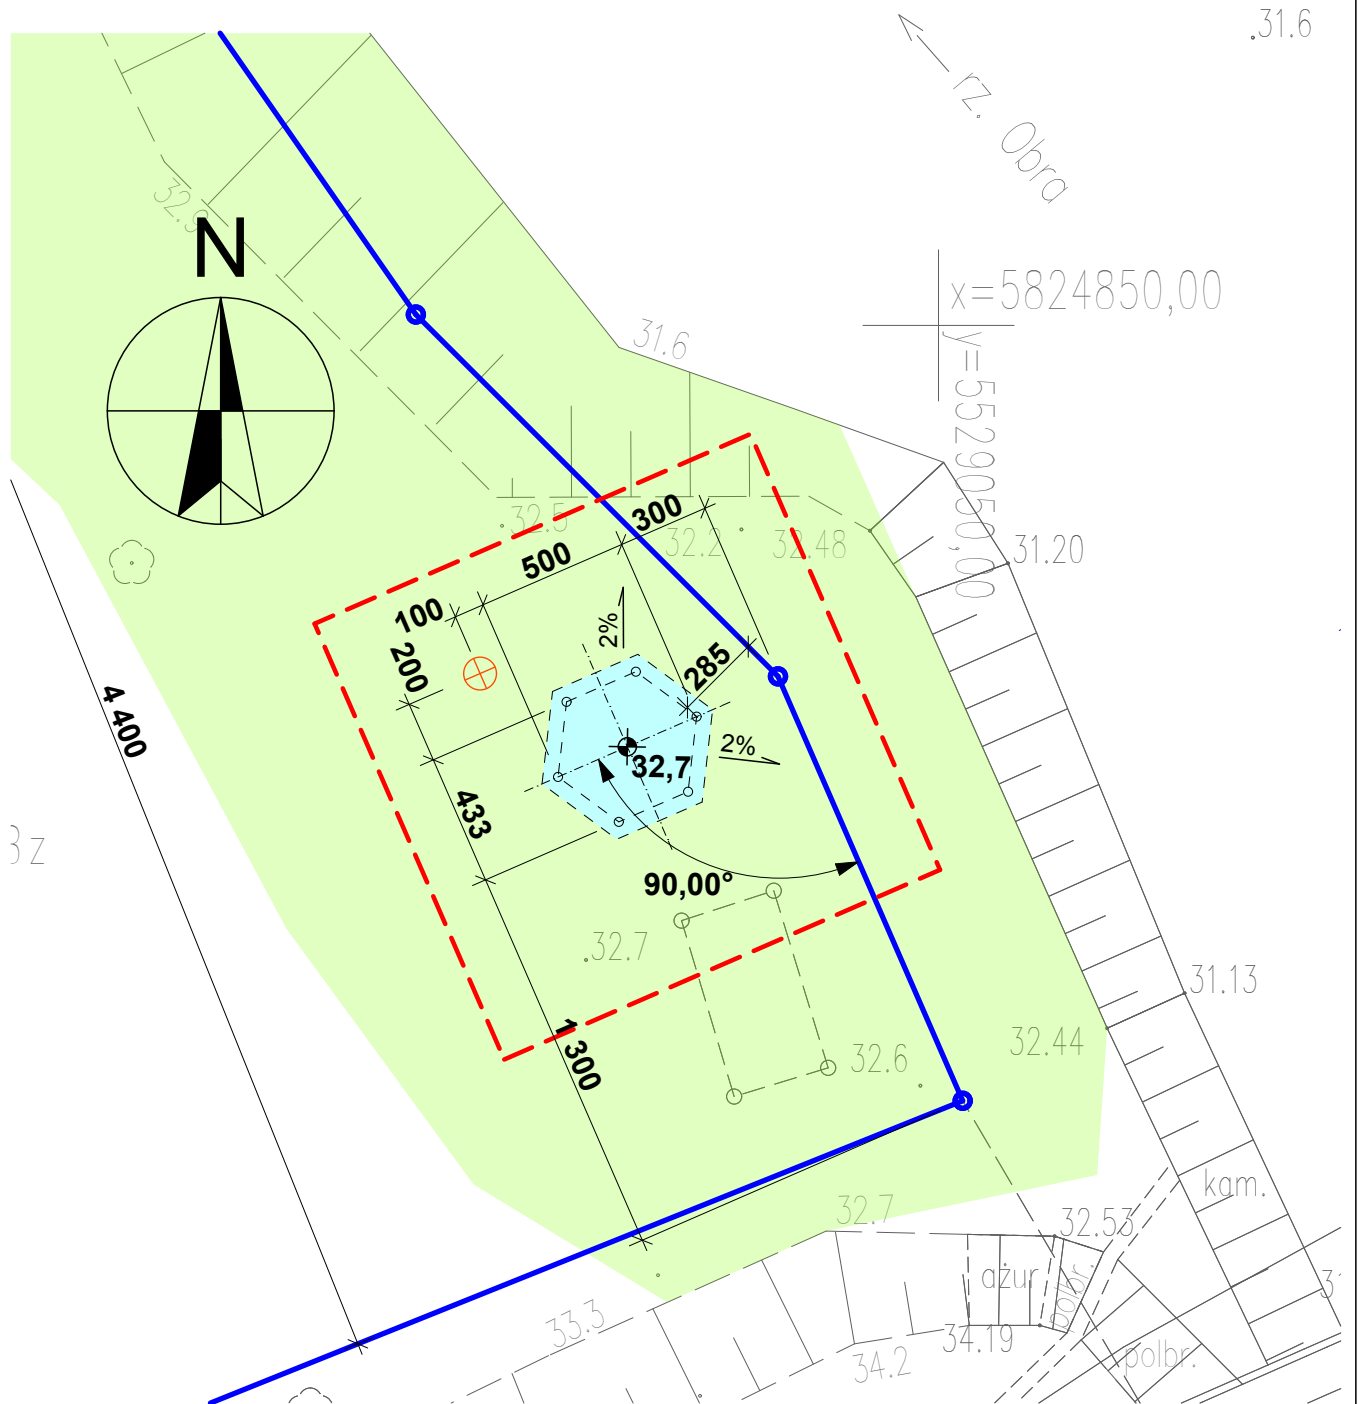

NAZWA I ADRES INWESTYCJI			
Budowa nowych obiektów infrastruktury rekreacyjnej dz. nr 83/1 Stary Dworek, gmina Bledzew			
INWESTOR	Gmina Bledzew ul. Kościuszki 16, 66-350 Bledzew		FAZA PROJEKTOWANIA PROJEKT BUDOWLANY
PROJEKTANT	mgr inż. arch. Szymon Gucałło	UPRAWNIENIA LOIA/33/2010 specj. architektoniczna do projektowania bez ograniczeń	PODPIS
OPRACOWAŁ	mgr inż. arch. Katarzyna Gucałło	-	PODPIS
TYTUŁ	Projekt zagospodarowania terenu - powiększenie	SKALA 1:250	DATA 30.06.2017
			RYS. NR A-02